


変更者	変更年月日	変更者	変更年月日	変更者	変更年月日	変更者	変更年月日
・	・	・	・	・	・	・	・
・	・	・	・	・	・	・	・
・	・	・	・	・	・	・	・
・	・	・	・	・	・	・	・

物件図番					
検印 (年月日)	承認	検図	検図	製図	

形式			
工事名	給排水設備図		
図面名	給排水設備図		
縮尺	A3: 1/200	年月日	'11・9・28

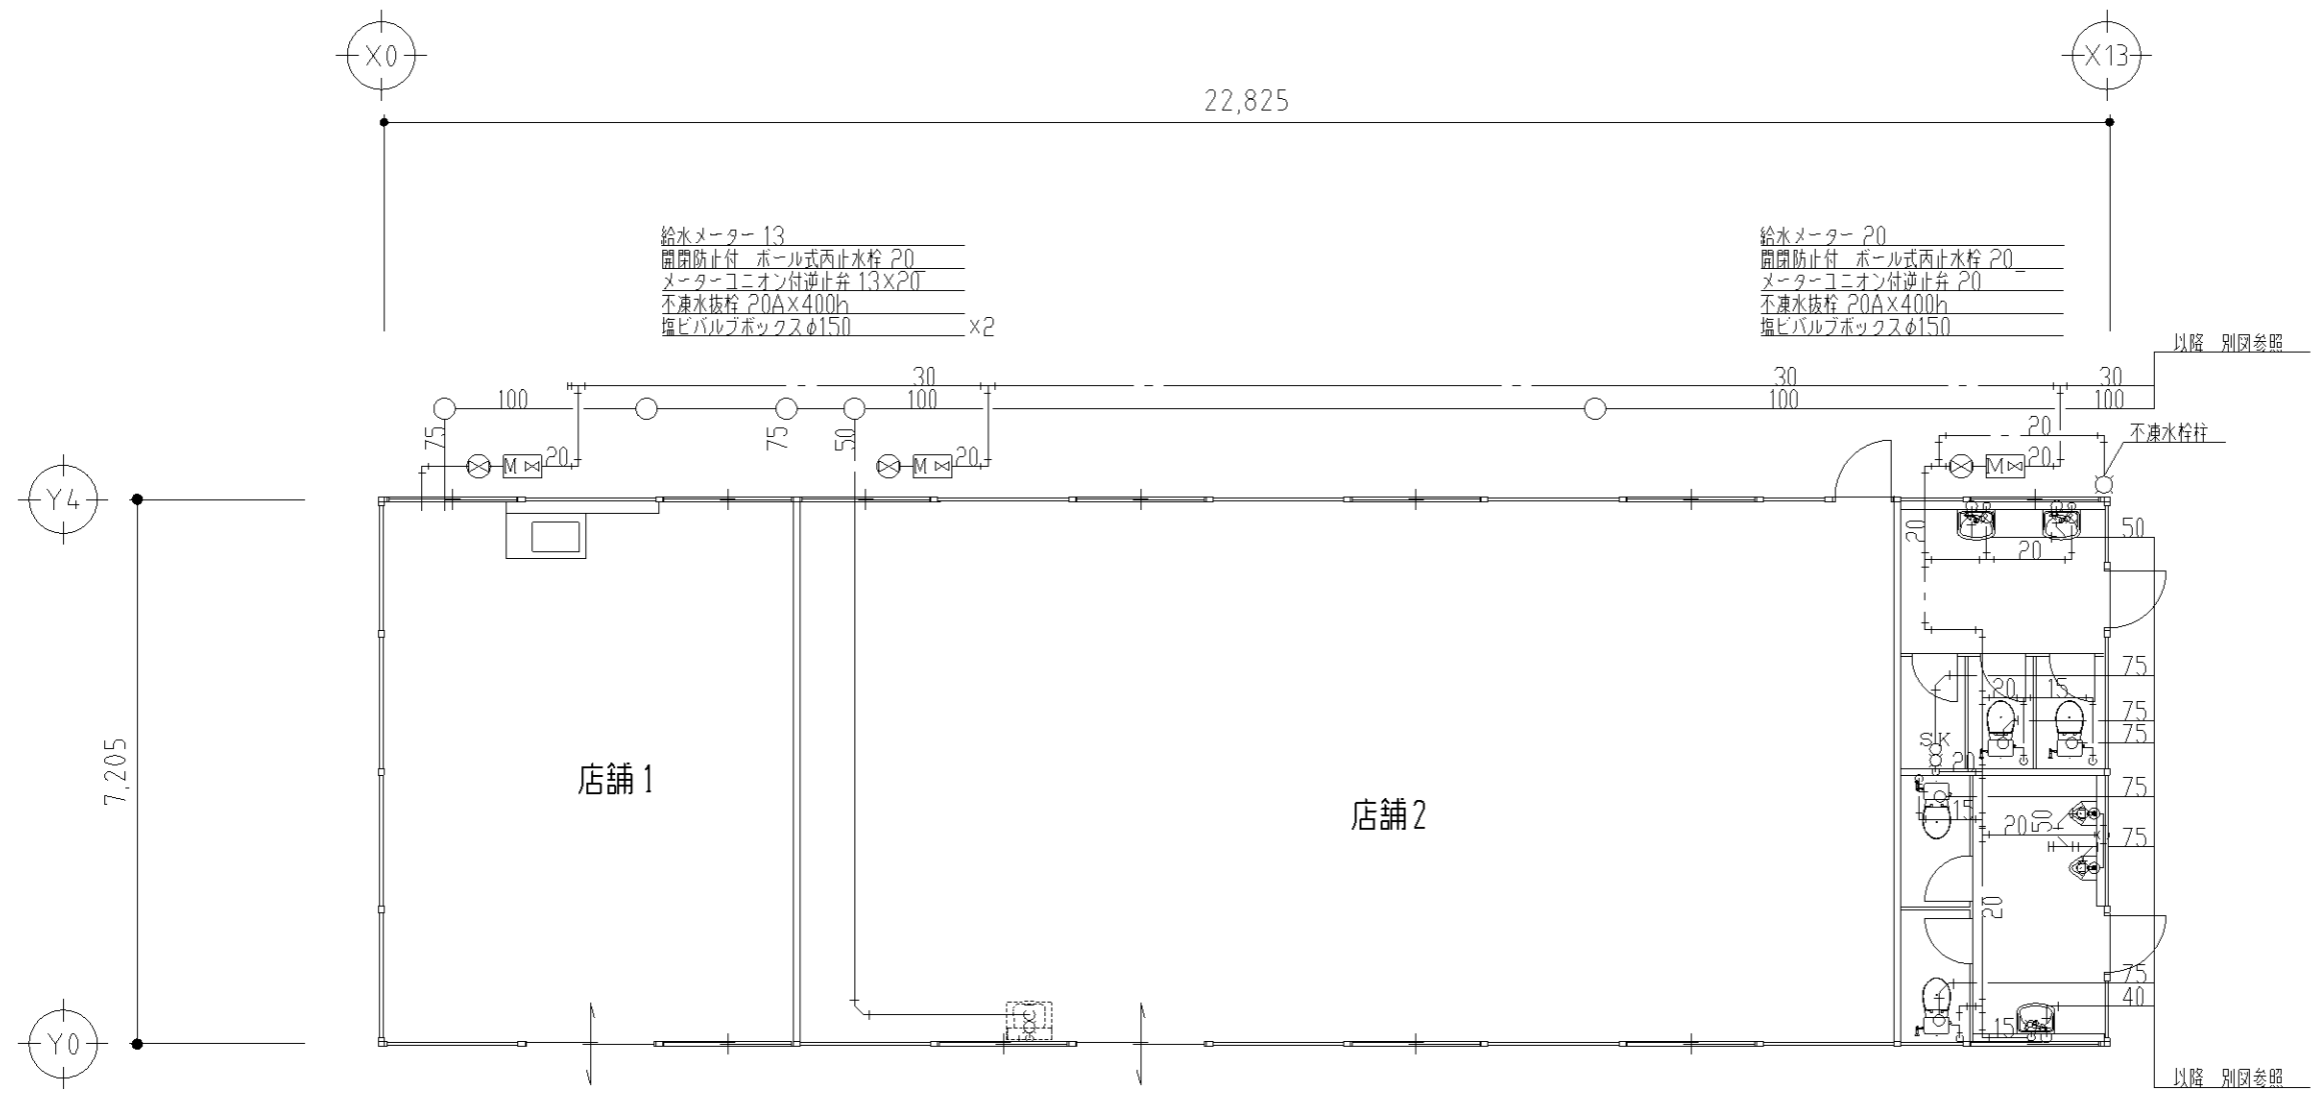

給排水設備図 S=1/100

変更者	変更年月日	変更者	変更年月日	変更者	変更年月日	変更者	変更年月日	物件図番	形式	M 2
変更者	変更年月日	変更者	変更年月日	変更者	変更年月日	変更者	変更年月日	検印 (年月日)	工事名	
								承認	図面名	
								検図	縮尺	A3 : 1/100
								検図	年月日	'11・9・28
								製図		